


LEGENDA:  
 Kw – kratka wentylacyjna – anemostat CKK

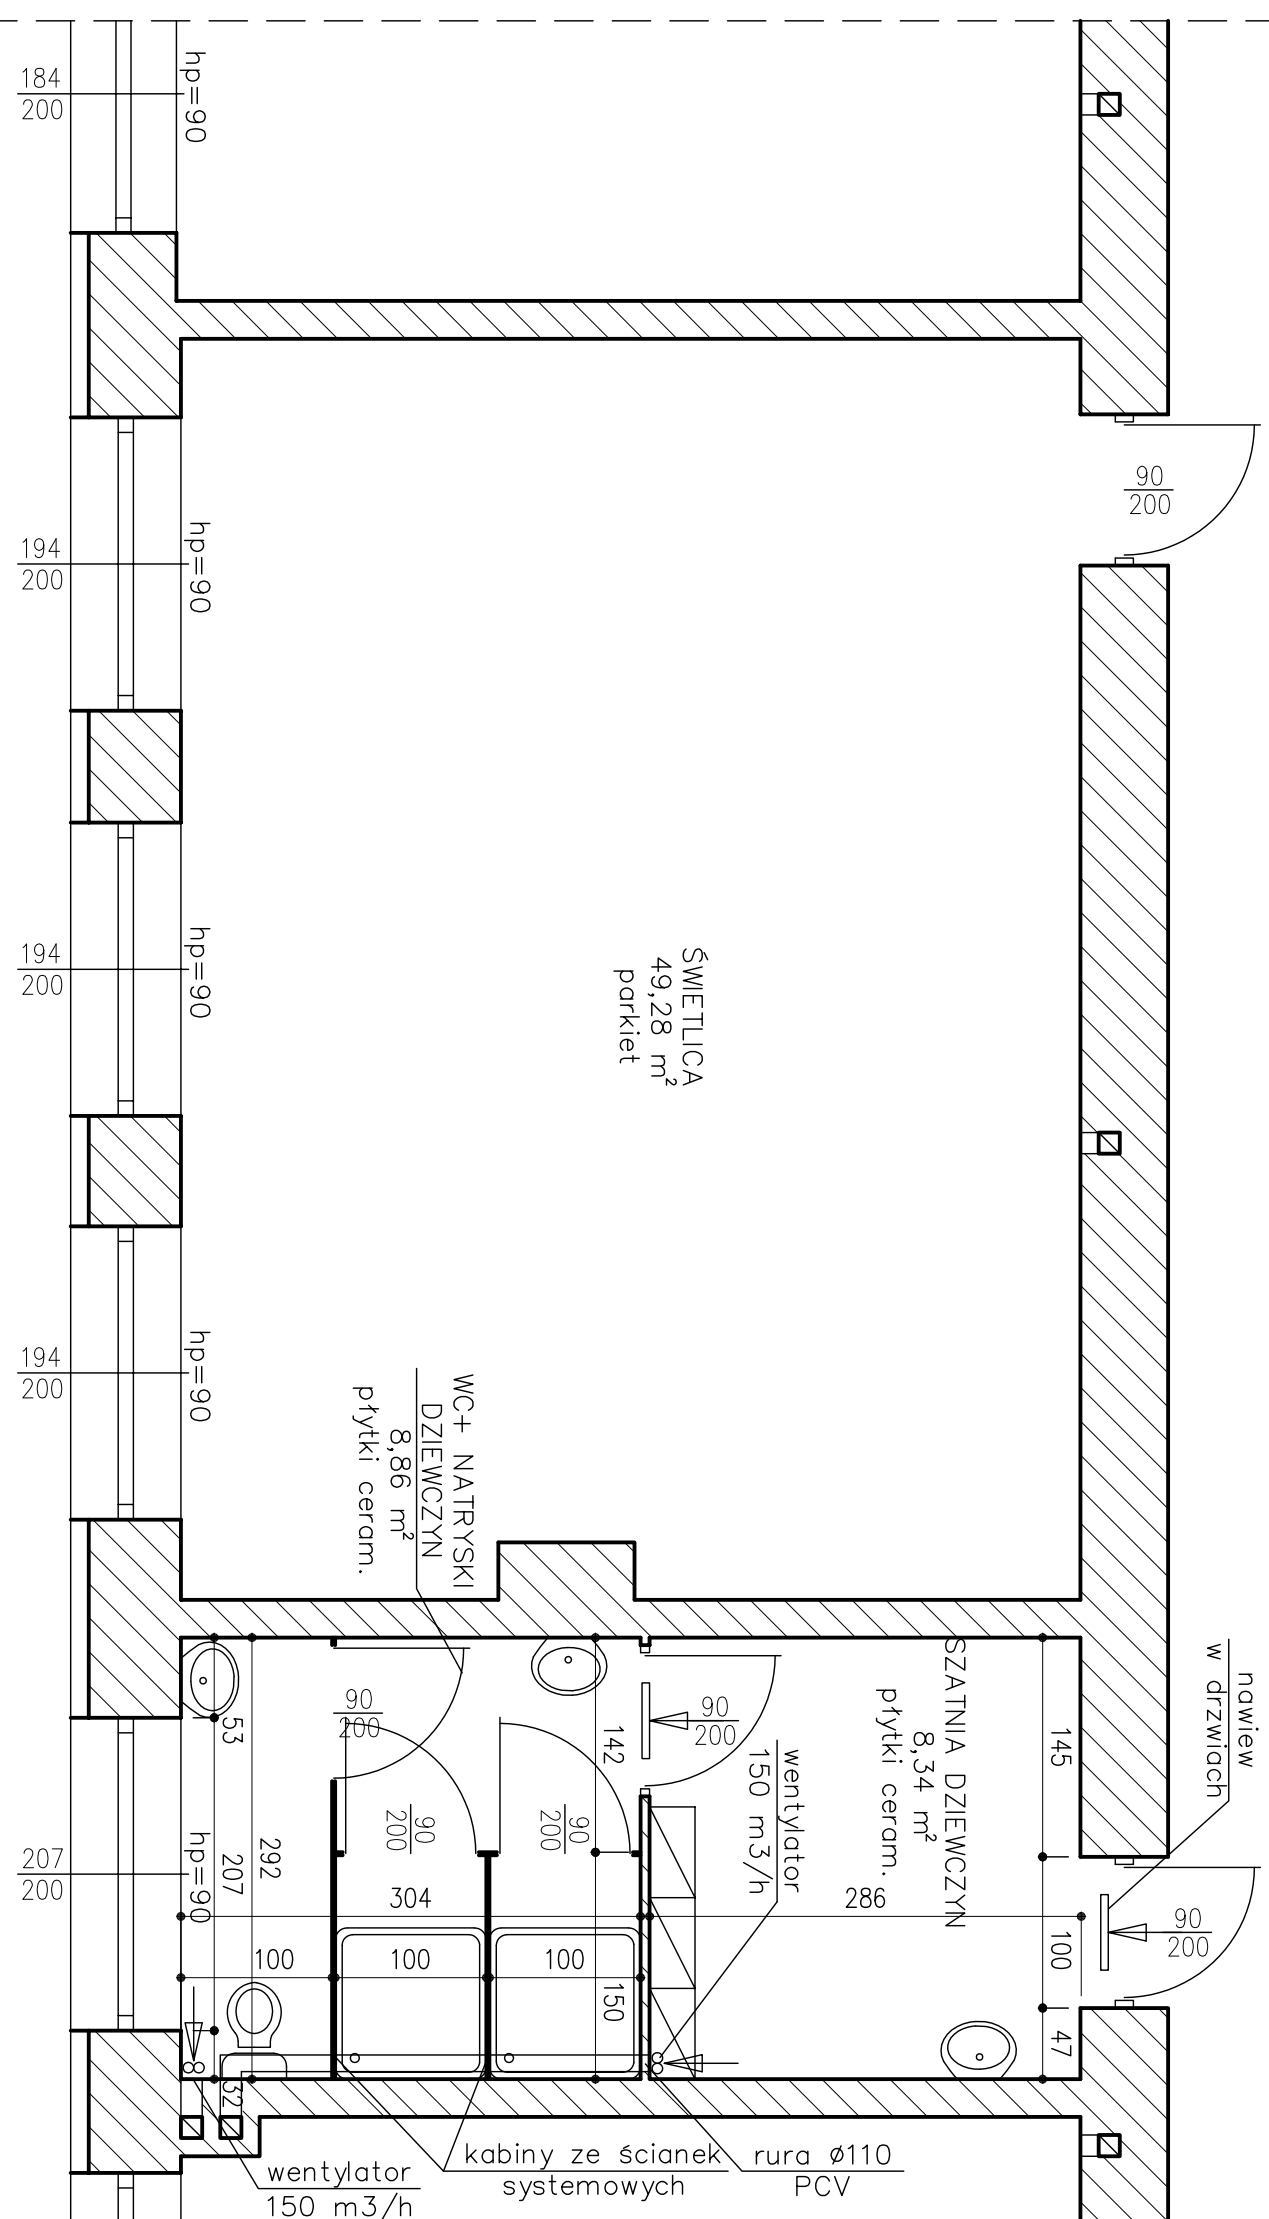

ZMIANA SPOSOBU UŻYTKOWANIA POMIĘSZCZEN PARTERU SZKOŁY PODSTAWOWEJ  
 NR 4 W WISŁE PRZY UL. KOPYDŁO 74  
 INWESTOR: ZESPÓŁ SZKOŁNO-PRZEDSZKOLNY NR 1, UL. KOPYDŁO 74, 43-460 WISŁA  
**RZUT PARTERU – SCHEMAT 2**  
 AUTOR: mgr inż. JERZY SZKLORZ, upr. 102/98/BB  
 KREŚLIŁA: mgr inż. PAULINA SZKLORZ  
 SKALA 1:50  
 RYS. NR 5