


LEGENDA:
 NW – nawiewnik okienny higrosterowany z
 wytłumieniem akustycznym

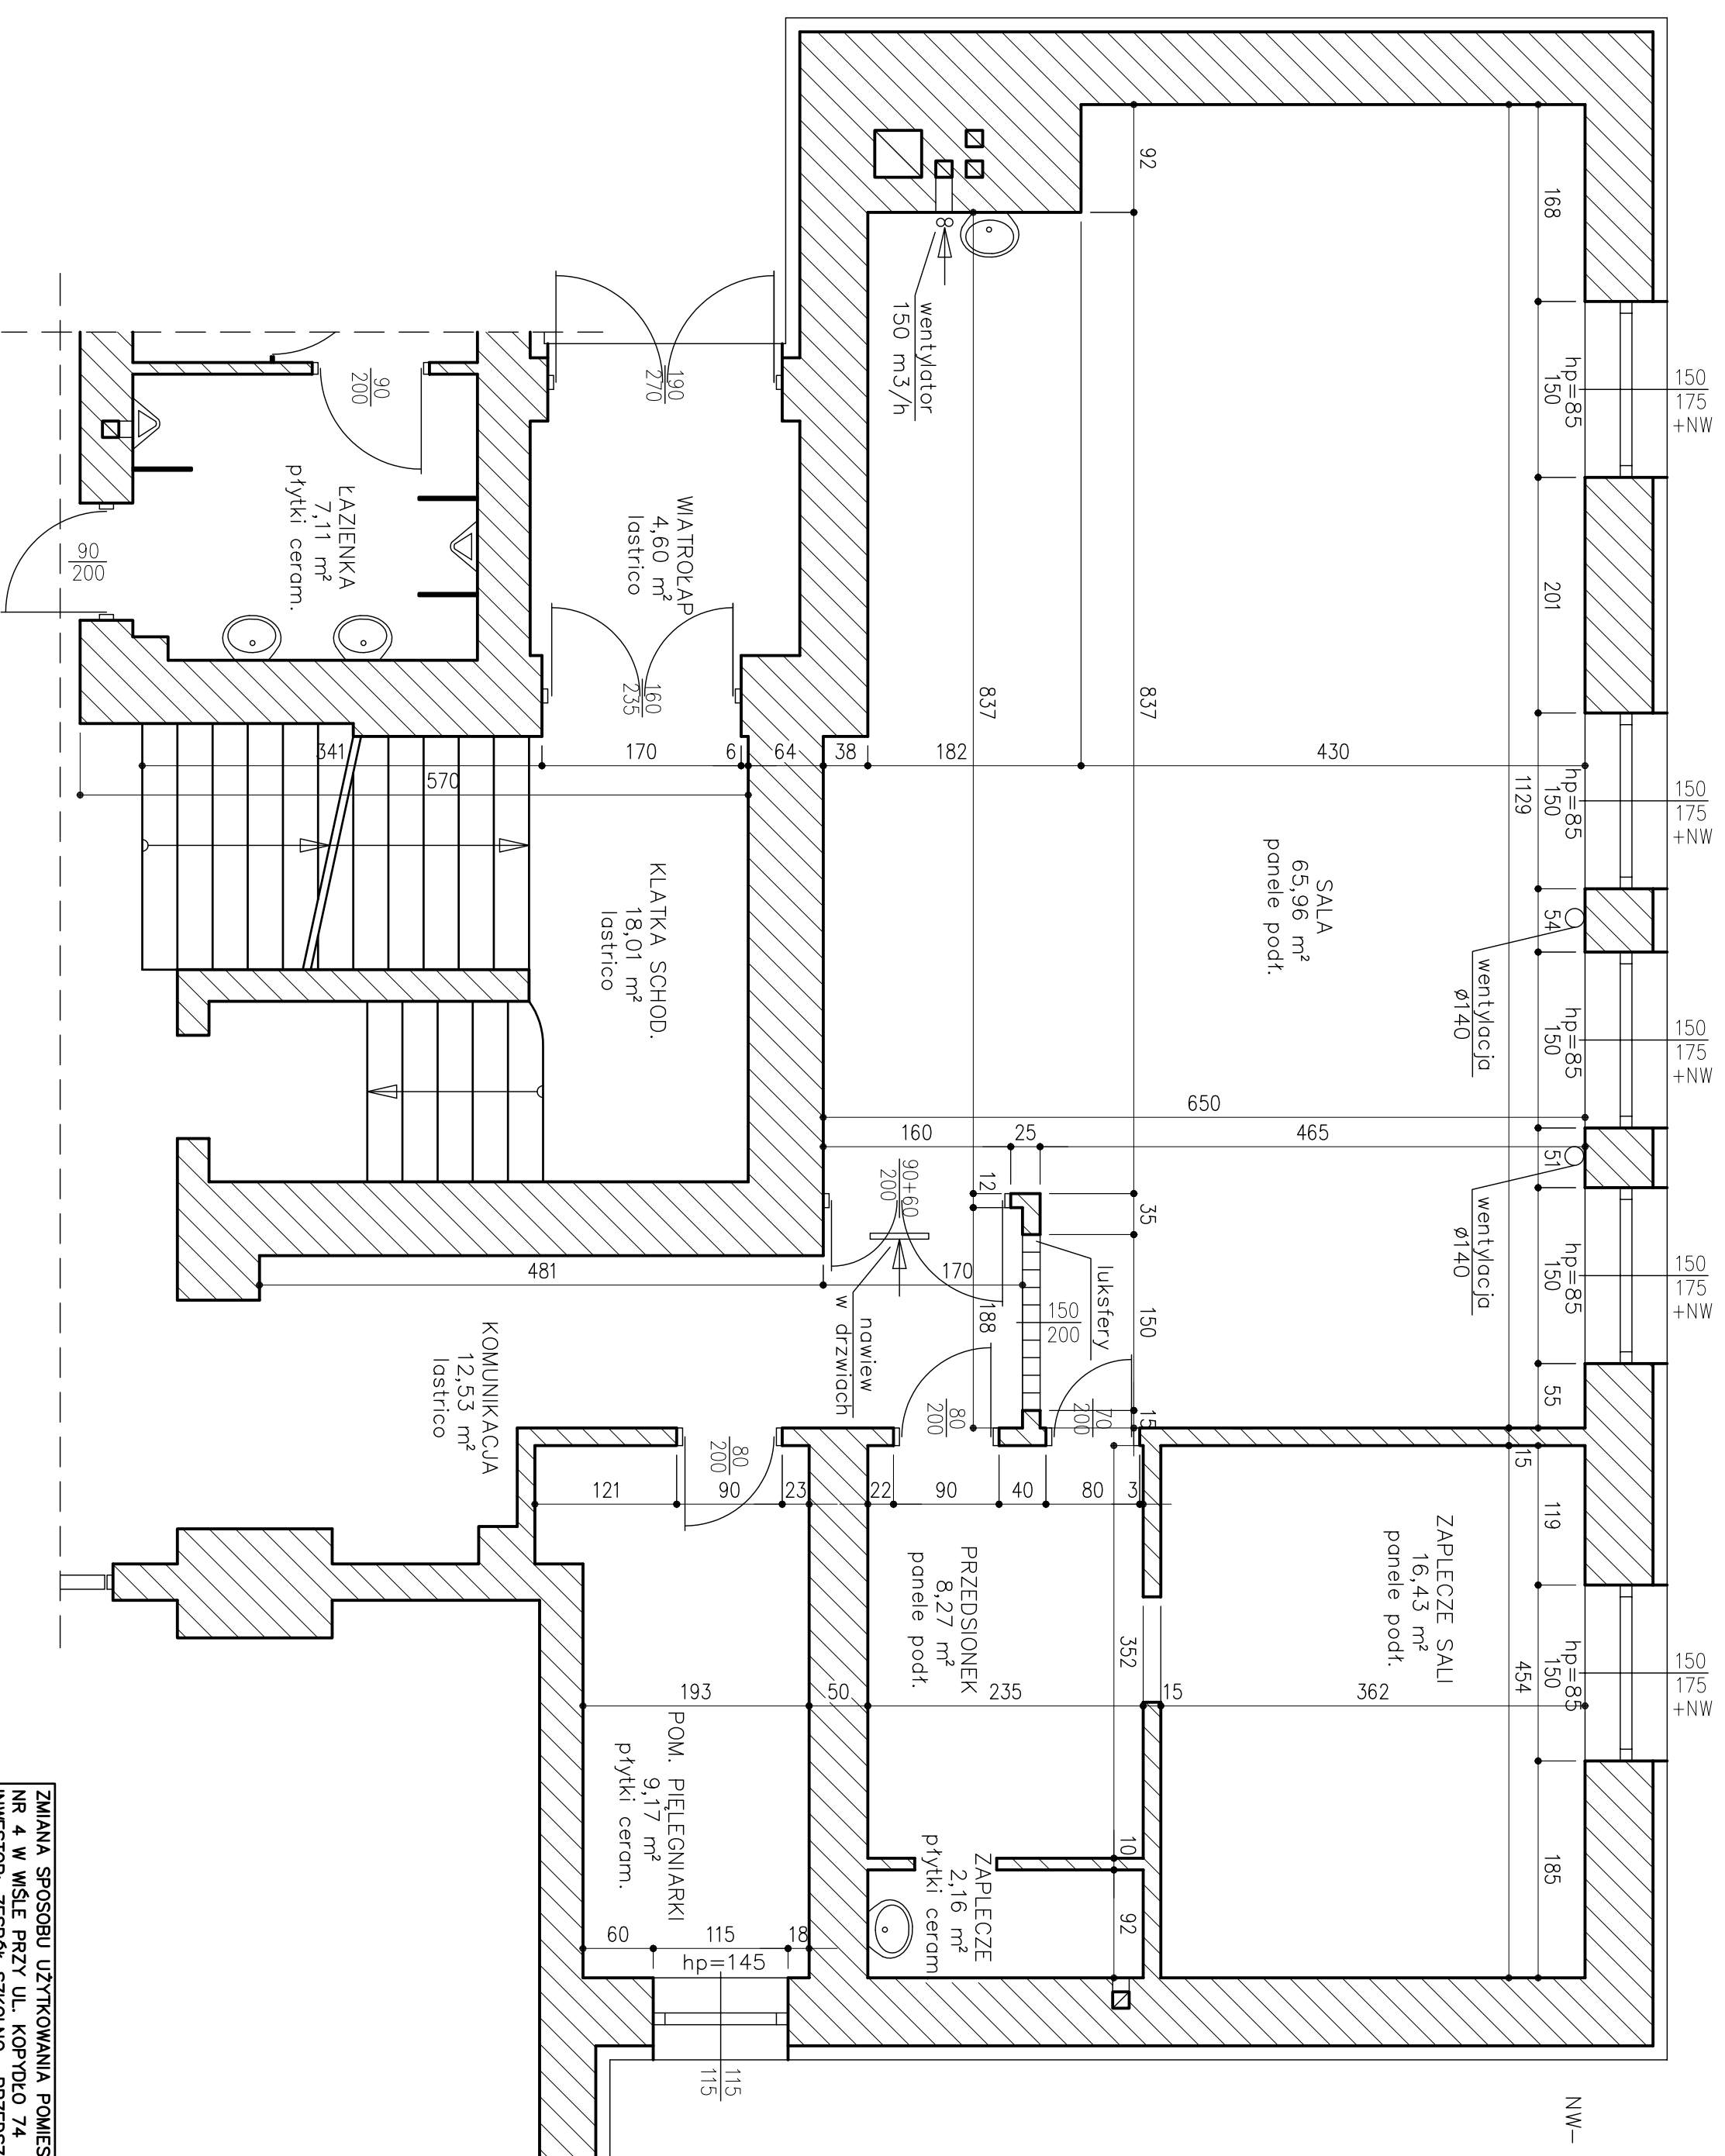

ZMIANA SPOSOBU UŻYTKOWANIA POMIĘSZCZEŃ PARTERU SZKOŁY PODSTAWOWEJ
 NR 4 W WISŁE PRZY UL. KOPYDKO 74
 INWESTOR: ZESPÓŁ SZKOŁNO-PRZEDSZKOLNY NR 1, UL. KOPYDKO 74, 43-460 WISŁA

RZUT PARTERU – SCHEMAT 3

PODPISY:

AUTOR: mgr inż. JERZY SZKLORZ, upr. 102/98/BB

KREŚLIŁA: mgr inż. PAULINA SZKLORZ

SKALA 1:50

rys. nr 6